

LEGENDA:

PW1 • pion c.w.u.

----- ciepła woda: system KAN-THERM Inox


✕ istniejący podgrzewacz gazowy ciepłej wody - do likwidacji

• zawór kulowy do c.w.

☐ szafka dla zespołu pomiarowego składającego się z: zaworu odcinającego, wodomierza wody ciepłej, zaworu zwrotnego, dla 3 mieszkań o wymiarach 60x50x15 cm

☐ szafka dla zespołu pomiarowego składającego się z: zaworu odcinającego, wodomierza wody ciepłej, zaworu zwrotnego, dla 2 mieszkań o wymiarach 40x50x15 cm

15 x 1,0 średnica rury

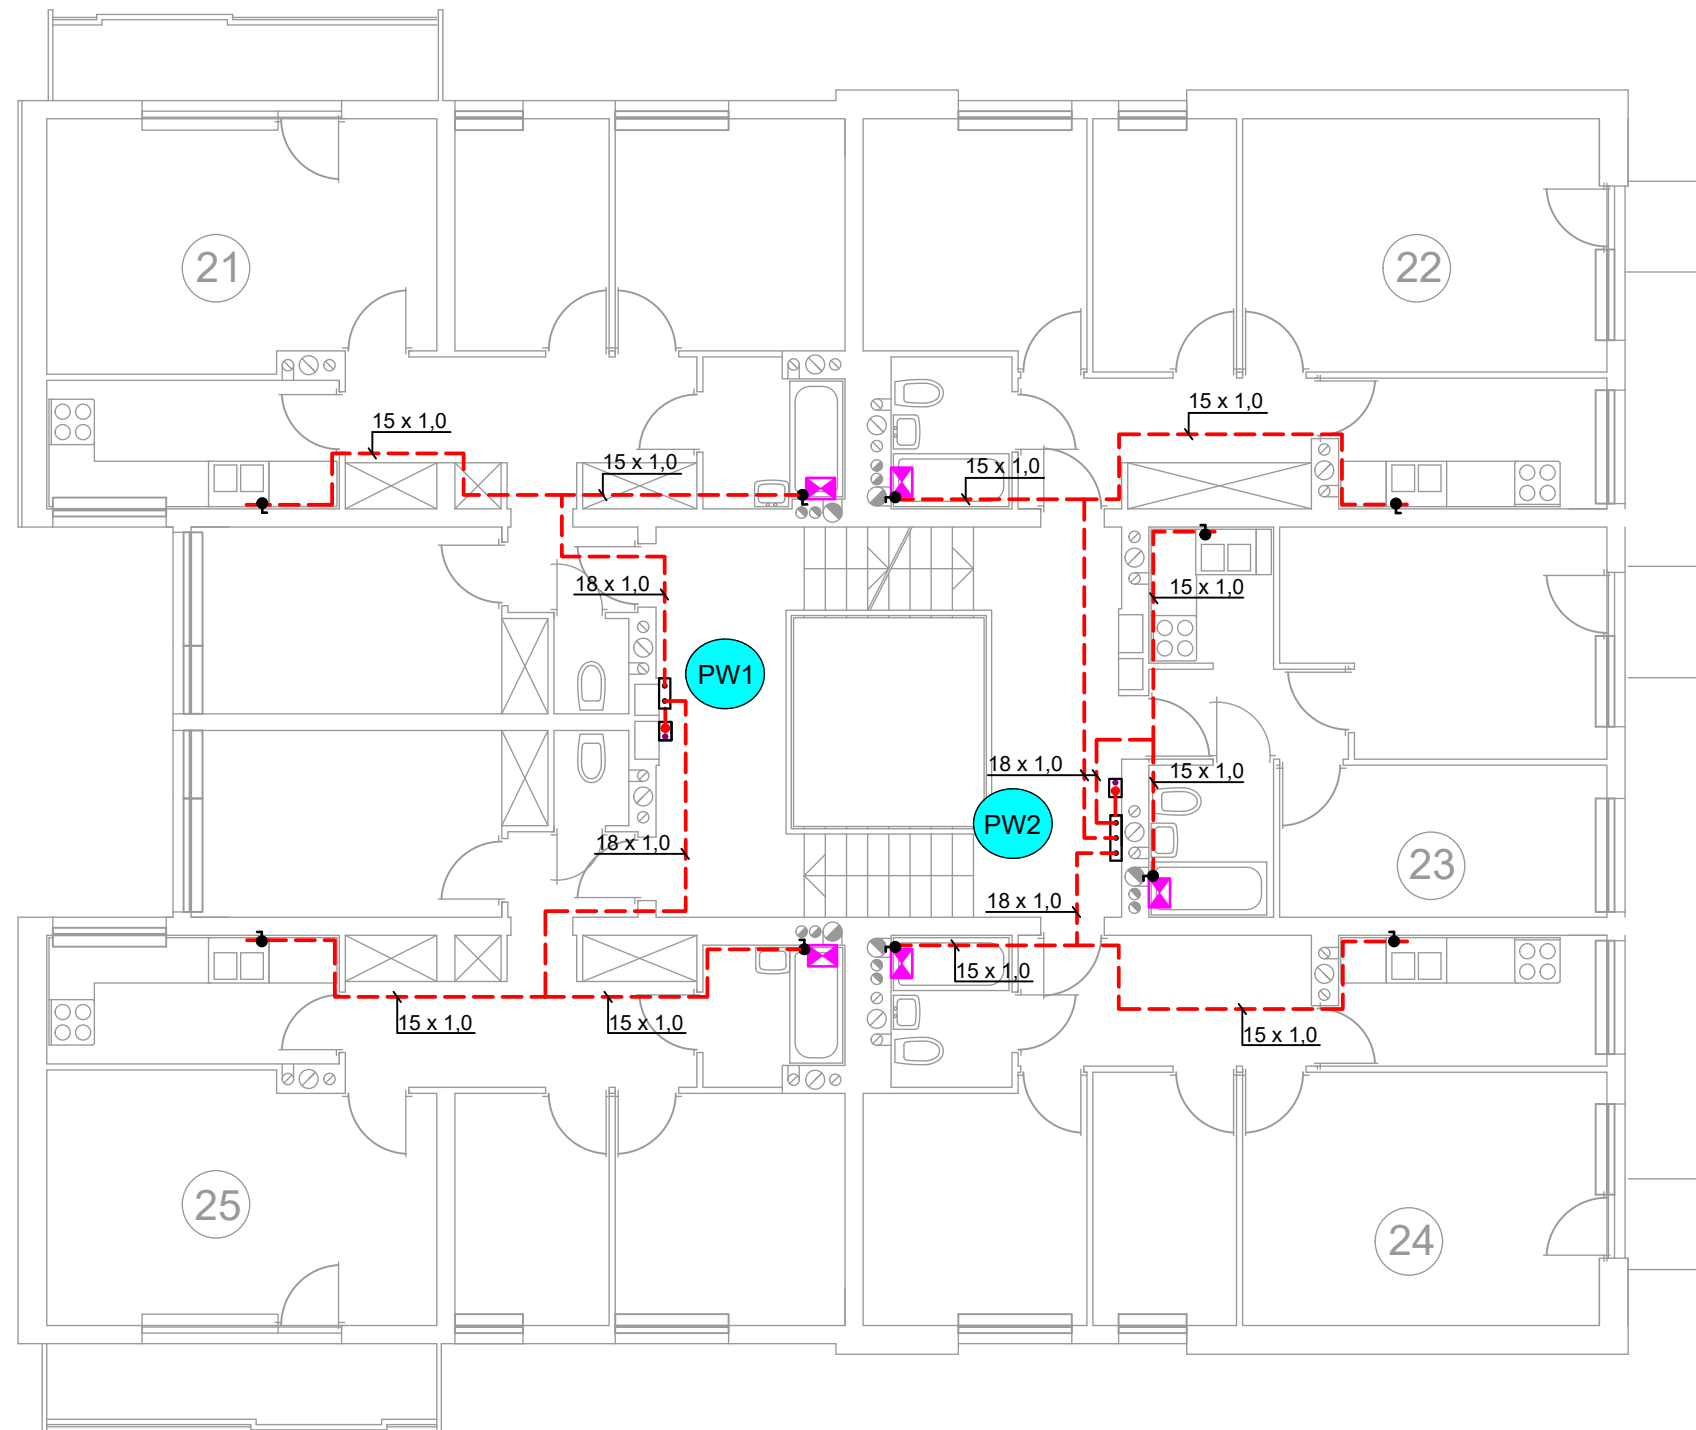

FIRMA PROJEKTOWO-USŁUGOWA

ZETER

RENATA KWAŚNIEWSKA
 UL. KAMIENNA 19B/37, 30-001 KRAKÓW
 BIURO: UL. RADZIKOWSKIEGO 59/4, 31-315 KRAKÓW
 tel.12-387-25-23, kom. 888789806 email:renatakwasniewska.zeter@gmail.com

Inwestor:	SPÓŁDZIELNIA MIESZKANIOWA "MISTRZEJOWICE" OS. TYSIĄCLECIA 42, 31-610 KRAKÓW		
Obiekt:	ISTNIEJĄCY BUDYNEK MIESZKALNY WIELORODZINNY OS. TYSIĄCLECIA 53, 31-610 KRAKÓW DZ. NR 14/13 OBR. 2 J. EWID. NOWA HUTA		
Temat rys.:	RZUT PIĘTRA IV		
Branża:	SANITARNA	Skala: 1:100	Rys.nr:
Faza:	PROJEKT WYKONAWCZY	Data : 10.2022	S1-06
Projektował:	mgr inż. Renata Kwaśniewska MAP/0233/PWOS/05		