


LEGENDA:

- **PW1** pion c.w.u.
- - - ciepła woda: system KAN-THERM Inox
- ✕ istniejący podgrzewacz gazowy ciepłej wody - do likwidacji
- zawór kulowy do c.w.
- szafka dla zespołu pomiarowego składającego się z: zaworu odcinającego, wodomierza wody ciepłej, zaworu zwrotnego, dla 3 mieszkań o wymiarach 60x50x15 cm
- szafka dla zespołu pomiarowego składającego się z: zaworu odcinającego, wodomierza wody ciepłej, zaworu zwrotnego, dla 2 mieszkań o wymiarach 40x50x15 cm
- 15 x 1,0 średnica rury
- - - grzenik w korytarzu do przebudowy

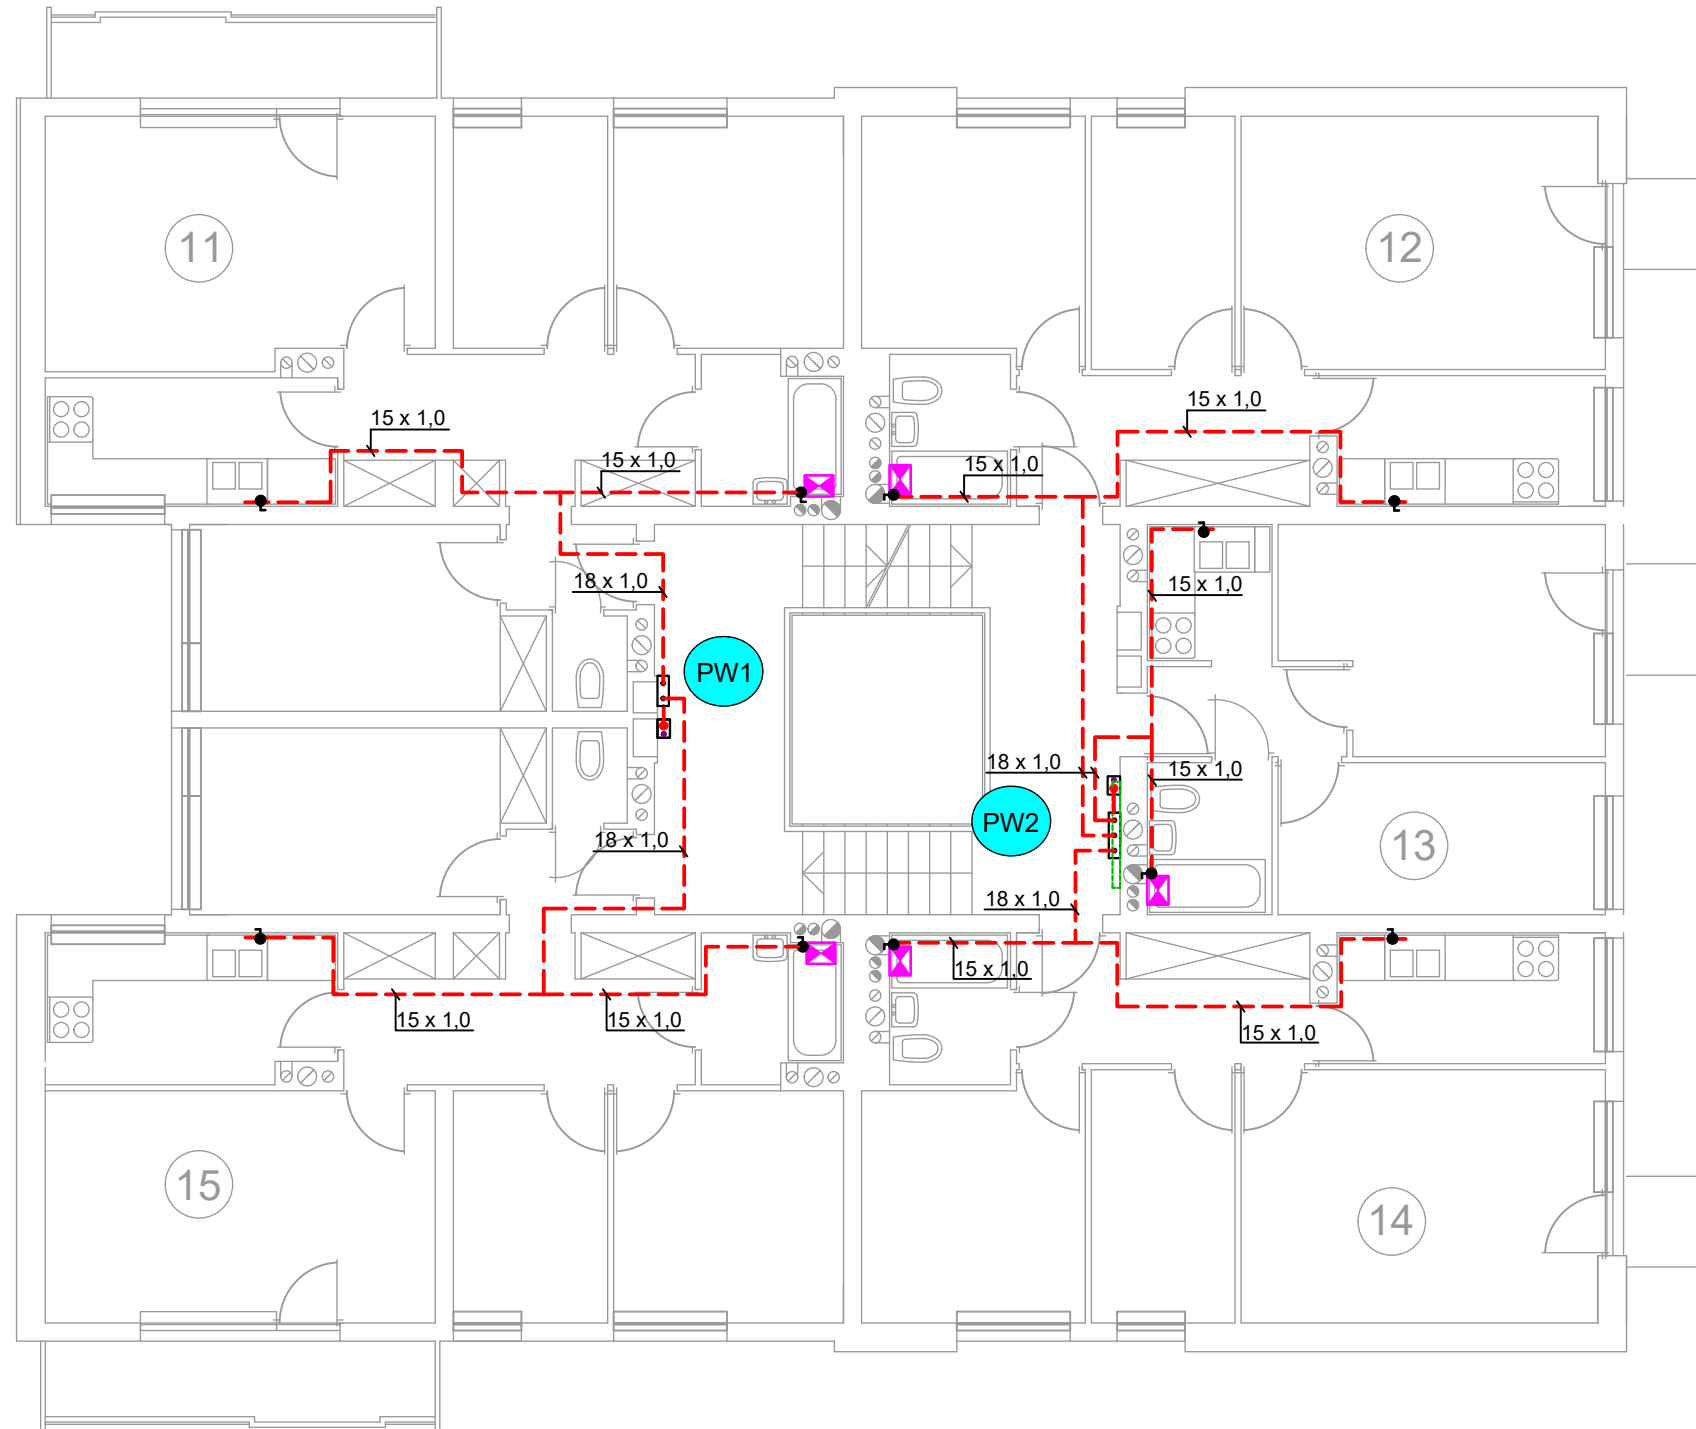

FIRMA PROJEKTOWO-USŁUGOWA ZETER RENATA KWAŚNIEWSKA UL. KAMIENNA 19B/37, 30-001 KRAKÓW BIURO: UL. RADZIKOWSKIEGO 59/4, 31-315 KRAKÓW tel.12-387-25-23, kom. 888789806 email:renatakwasniewska.zeter@gmail.com			
Inwestor:	SPÓŁDZIELNIA MIESZKANIOWA "MISTRZEJOWICE" OS. TYSIĄCLECIA 42, 31-610 KRAKÓW		
Obiekt:	ISTNIEJĄCY BUDYNEK MIESZKALNY WIELORODZINNY OS. TYSIĄCLECIA 53, 31-610 KRAKÓW DZ. NR 14/13 OBR. 2 J. EWID. NOWA HUTA		
Temat rys.:	RZUT PIĘTRA II		
Branża:	SANITARNA	Skala: 1:100	Rys.nr:
Faza:	PROJEKT WYKONAWCZY	Data : 10.2022	S1-04
Projektował:	mgr inż. Renata Kwasniewska MAP/0233/PWOS/05		
AutoCAD LT 2013 Seria 372-64559780			