

# LEGENDA:

**PW1** pion c.w.u.

--- ciepła woda: system KAN-THERM Inox


✠ istniejący podgrzewacz gazowy ciepłej wody - do likwidacji

● zawór kulowy do c.w.

☐ szafka dla zespołu pomiarowego składającego się z: zaworu odcinającego, wodomierza wody ciepłej, zaworu zwrotnego, dla 3 mieszkań o wymiarach 60x50x15 cm

☐ szafka dla zespołu pomiarowego składającego się z: zaworu odcinającego, wodomierza wody ciepłej, zaworu zwrotnego, dla 2 mieszkań o wymiarach 40x50x15 cm

15 x 1,0 średnica rury

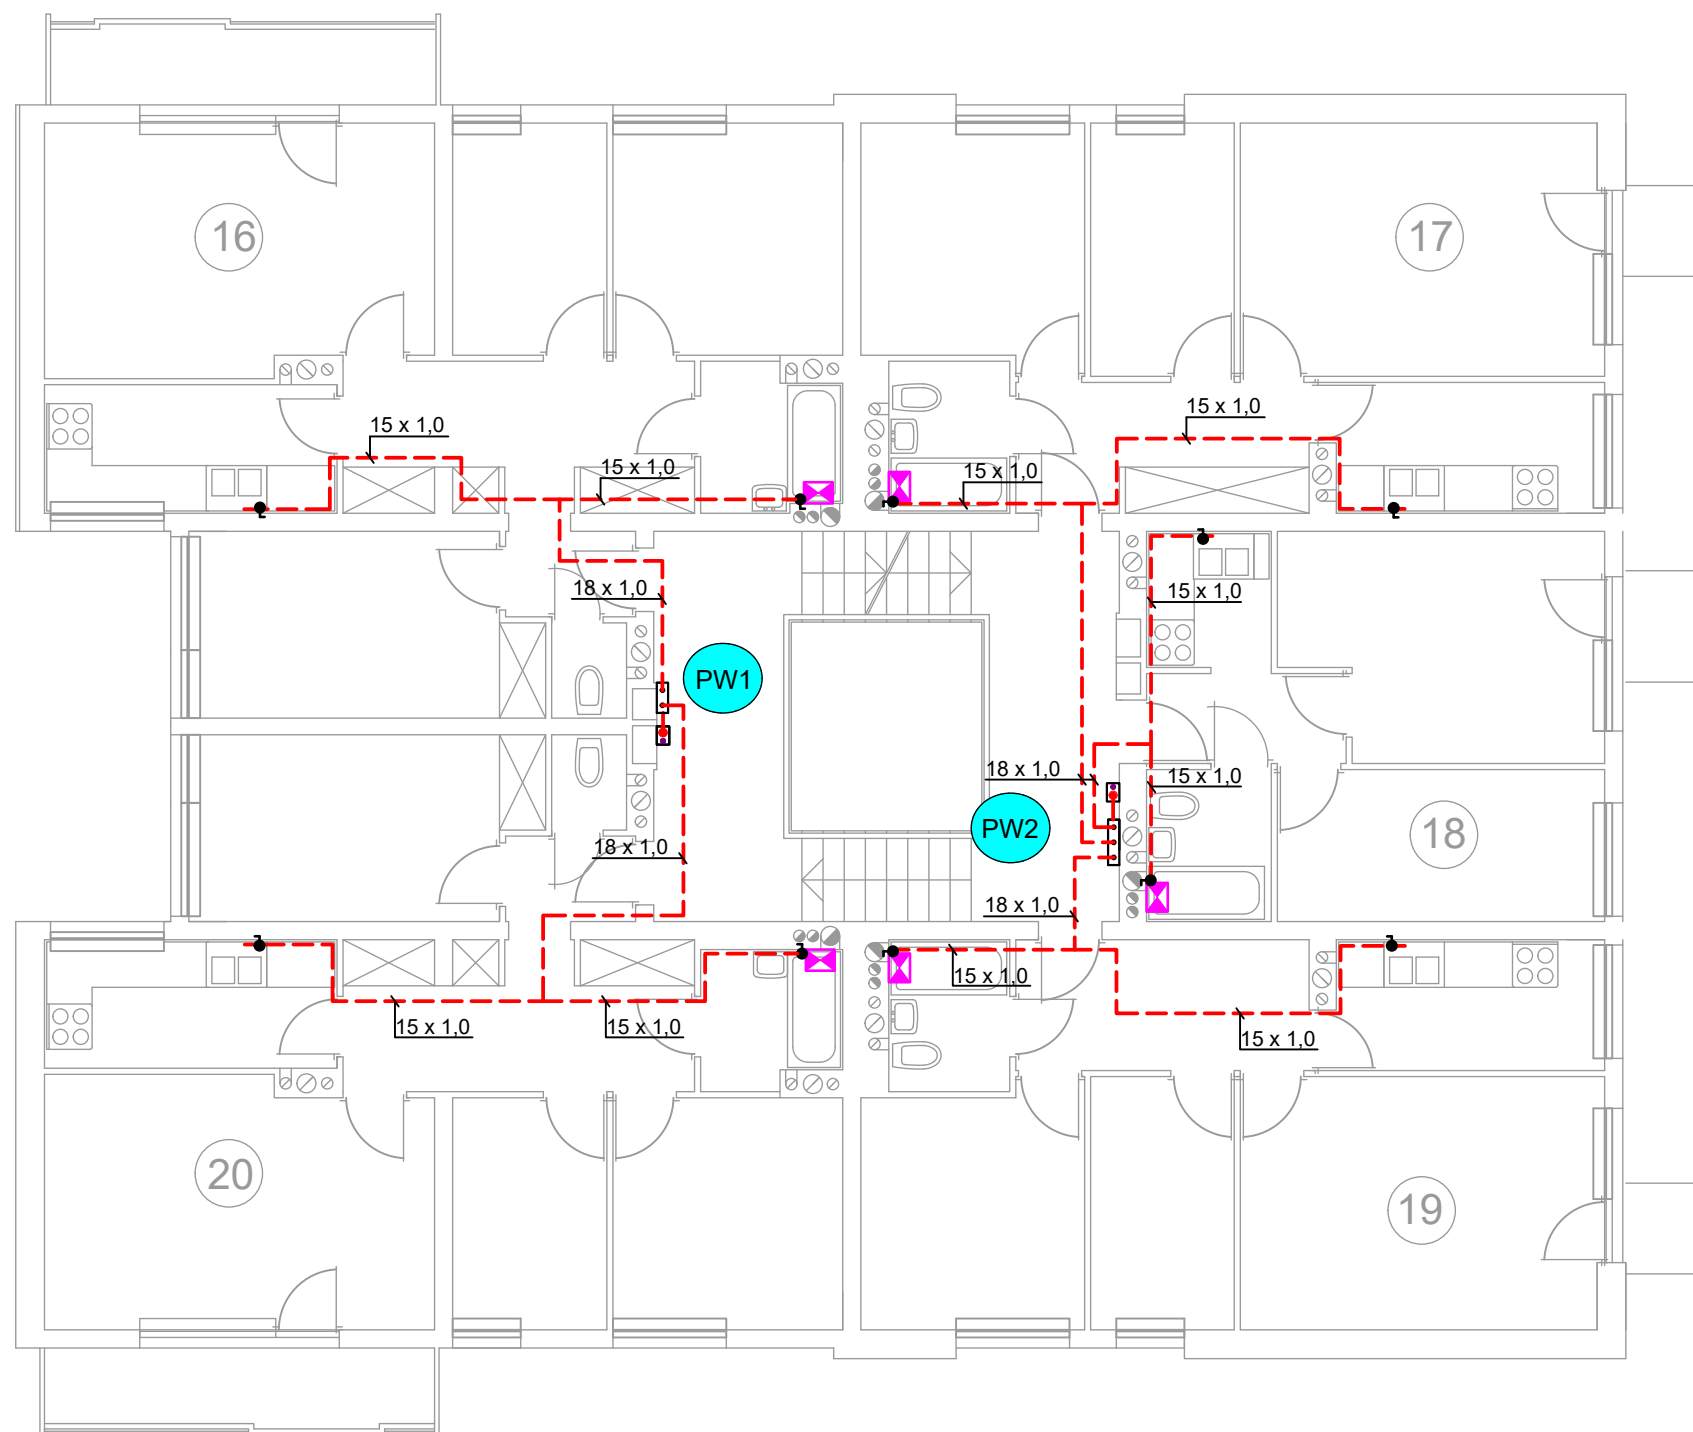

FIRMA PROJEKTOWO-USŁUGOWA <b>ZETER</b> RENATA KWAŚNIEWSKA UL. KAMIENNA 19B/37, 30-001 KRAKÓW BIURO: UL. RADZIKOWSKIEGO 59/4, 31-315 KRAKÓW tel.12-387-25-23, kom. 888789806 email:renatakwasniewska.zeter@gmail.com			
Inwestor:	SPÓŁDZIELNIA MIESZKANIOWA "MISTRZEJOWICE" OS. TYSIĄCLECIA 42, 31-610 KRAKÓW		
Obiekt:	ISTNIEJĄCY BUDYNEK MIESZKALNY WIELORODZINNY OS. TYSIĄCLECIA 53, 31-610 KRAKÓW DZ. NR 14/13 OBR. 2 J. EWID. NOWA HUTA		
Temat rys.:	<b>RZUT PIĘTRA III</b>		
Branża:	SANITARNA	Skala: 1:100	Rys.nr:
Faza:	PROJEKT WYKONAWCZY	Data : 10.2022	<b>S1-05</b>
Projektował:	mgr inż. Renata Kwaśniewska MAP/0233/PWOS/05		
AutoCAD LT 2013 Seria 372-64559780			